



ESTADO DO CEARÁ
GOVERNO MUNICIPAL DE PACOTI




PEÇAS GRÁFICAS

PAÇO DO GOVERNO MUNICIPAL
AVENIDA CORONEL JOSÉ CICERO SAMPAIO – Nº 663 – CENTRO – PACOTI – CEARÁ
CNPJ Nº 07.910.755/0001-72 – CGF Nº 06.920.183-8




ESCOLA: GENTE INOCENTE
QUADRA COMUNIDADE
(AREIAS)

Fander

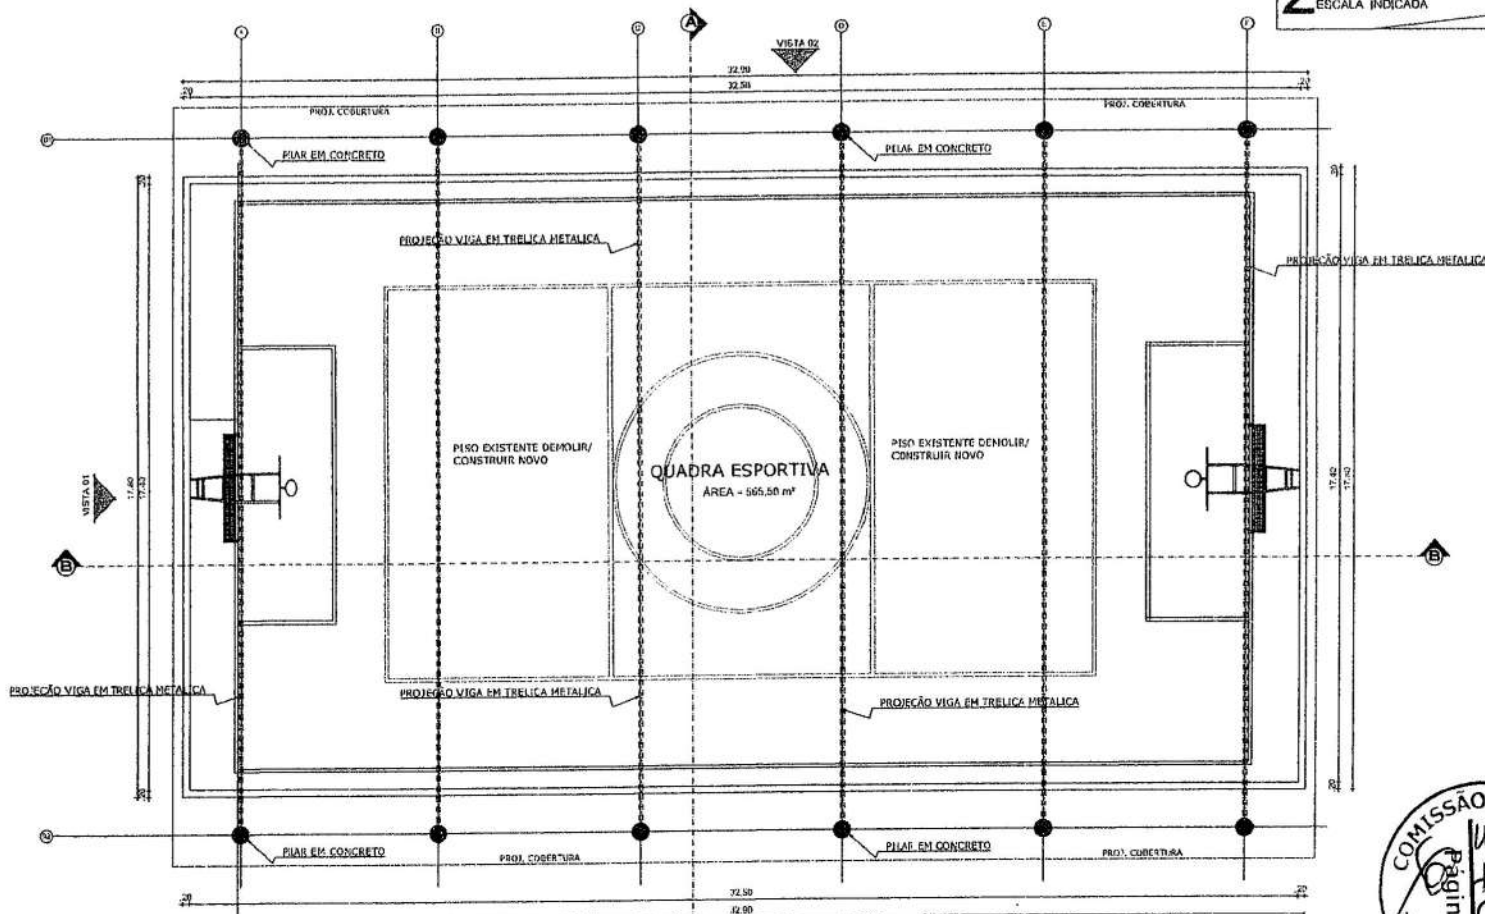

1 PLANTA DE BAIXA
ESCALA 1/75

2 PLANTA DE LOCAÇÃO
ESCALA INDICADA

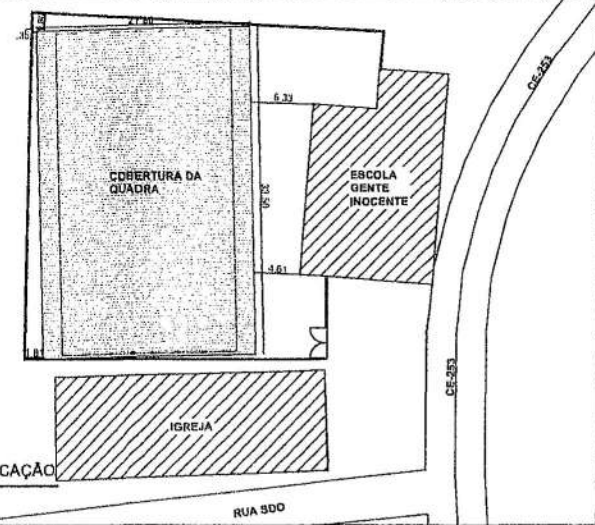


Jander



PREFEITURA MUNICIPAL DE PACOTI	
PROJETO: COBERTURA METÁLICA PARA QUADRA ESPORTIVA	
INTERESSADO: PREFEITURA DE PACOTI	RESPONSÁVEL TÉCNICO: JANDER PAVVA
ENDEREÇO: COMUNIDADE DE AREIAS	AUTOR:
MUNICÍPIO: PACOTI / CE	
PLANTA BASE	ESCALA
PLANTA DE LOCALIZAÇÃO	DEL.
PLANTA DE DETALHAMENTO	REVISÃO
	ESCALA
DATA:	ESTADO:



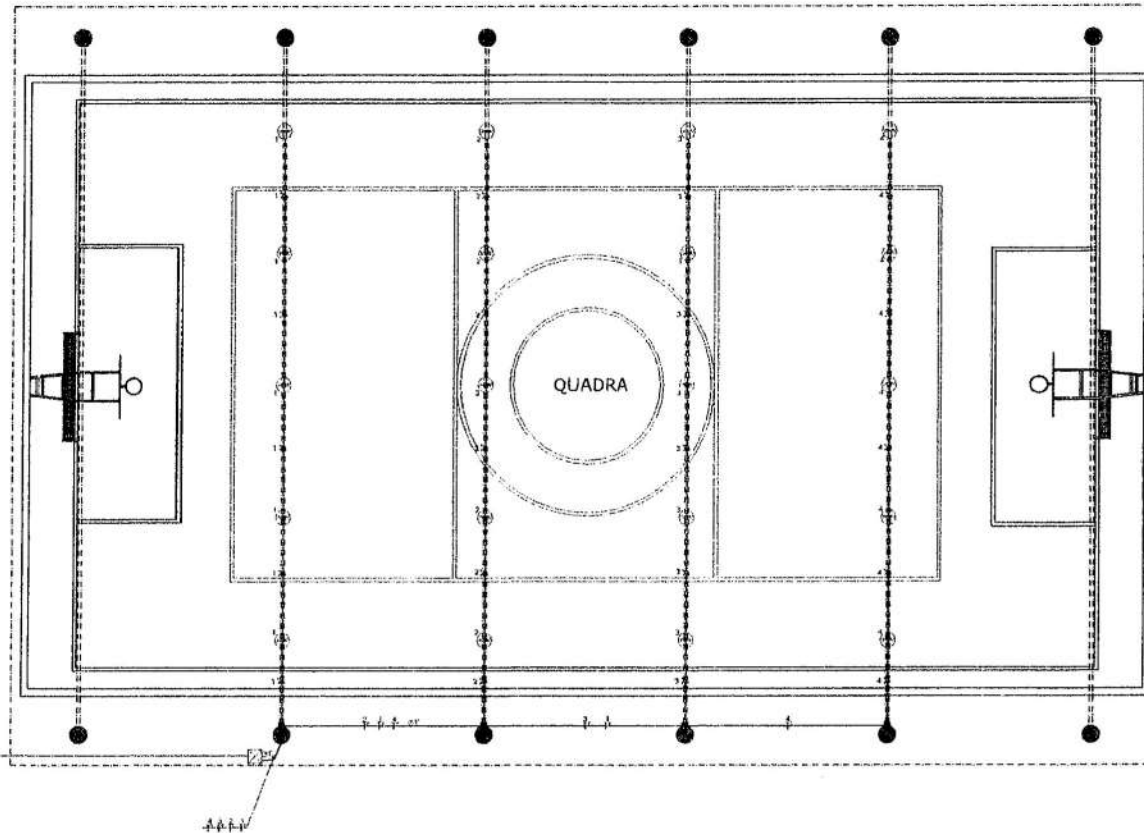

LEGENDA

- LUMINÁRIA DE LED DE 200W
- CHAVE DE PASSAGEM
- TUBO DE PASSAGEM DE ALUMINUM COM CONECTOR 1.5" X 1.5"
- QUADRO DE DISTRIBUIÇÃO A 1.5MM Ø PISO
- QUADRO DE MEDIÇÃO AGRUPADA PADRÃO ENEL
- CHAVE DE PASSAGEM ENALUMINUM, 1500 CM, FUNDO EM BOTA
- MEDIDOR, FASE, RETORNO E TERRA
- ELETTUDUTO (FLEXÍVEL OU RÍGIDO)
- ELETTUDUTO (FLEXÍVEL)

NOTAS:
 1. QUANTO TIVER FOR ESPECIFICADOS MENOS DE 2.5 LITROS
 2. ELETTUDUTOS NÃO ESPECIFICADOS SERÃO DE 2"

1 PLANTA DE ELÉTRICO
 ESCALA 1/75


 


DIAGRAMA UNIFILAR

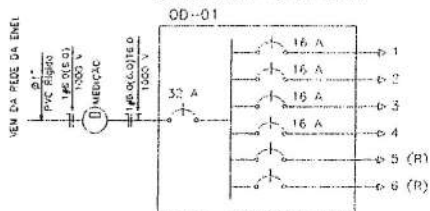


QUADRO DE CARGAS

O D - 01

CIRCUITO	ILUMINAÇÃO	POTÊNCIA ATIVA	FATOR DE POTÊNCIA	POTÊNCIA APARENTE	CORRENTE DE ABRIGO	DISJUNTOR	FIBRADO
1	S	1000	1,00	1000	4,5 A	1-16	TEFALAT 200
2	S	1000	1,00	1000	4,5 A	1-16	TEFALAT 200
3	S	1000	1,00	1000	4,5 A	1-16	TEFALAT 200
4	S	1000	1,00	1000	4,5 A	1-16	TEFALAT 200
5							
6							
TOTAL	20	4000		4000		0-32	TEFALAT 300

CARGA INSTALADA Ativa = 4000 W Aparente = 4000 V.A.

DETALHE ATERRAMENTO

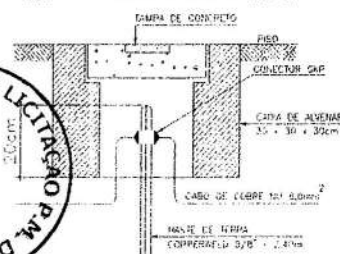

Jander

PREFEITURA MUNICIPAL DE PACOTI


PROJETO: COBERTURA METÁLICA PARA QUADRA ESPORTIVA

INTERESSADO: PREFEITURA DE PACOTI
 ENDEREÇO: COMUNIDADE DE AREIAS

RESPONSÁVEL TÉCNICO: JANDER PAIVA
 AUTOR:





MUNICÍPIO: PACOTI / CE



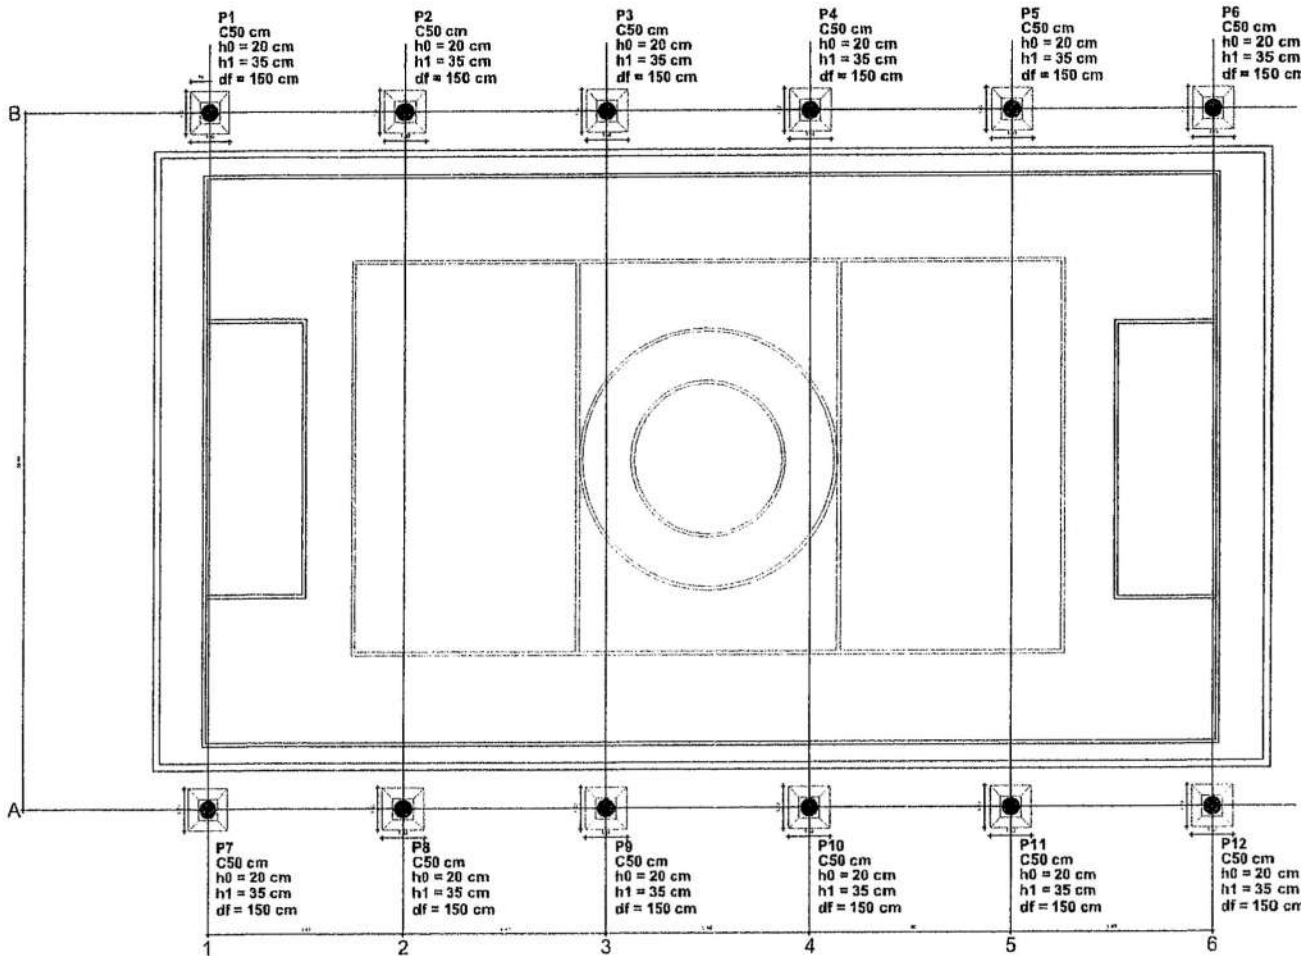

COBERTA

Item	Descrição	Quantidade	Valor Unitário	Valor Total
1
2
3
100

 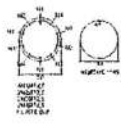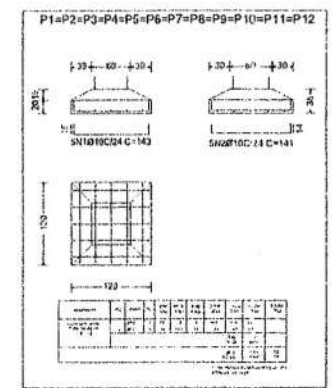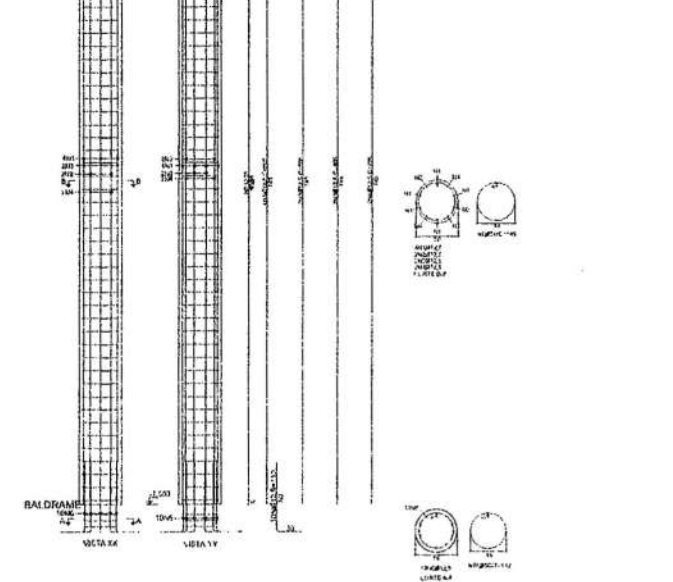

Jander

1 PLANTA DE LOCAÇÃO
ESCALA 1/75



PREFEITURA MUNICIPAL DE PACOTI

PROJETO: COBERTURA METÁLICA PARA QUADRA ESPORTIVA

INTERESSADO: PREFEITURA DE PACOTI
ENDEREÇO: COMUNIDADE DE AREIAS

RESPONSÁVEL TÉCNICO: JANDER PAIVA
AUTOR:

MUNICÍPIO: PACOTI/CE

PLANTA DE LOCAÇÃO




EST 01/01



ESCOLA: MARIA VIDAL

**QUADRA COMUNIDADE
(BONFIM)**

Zander

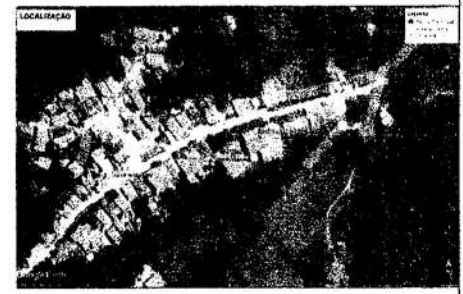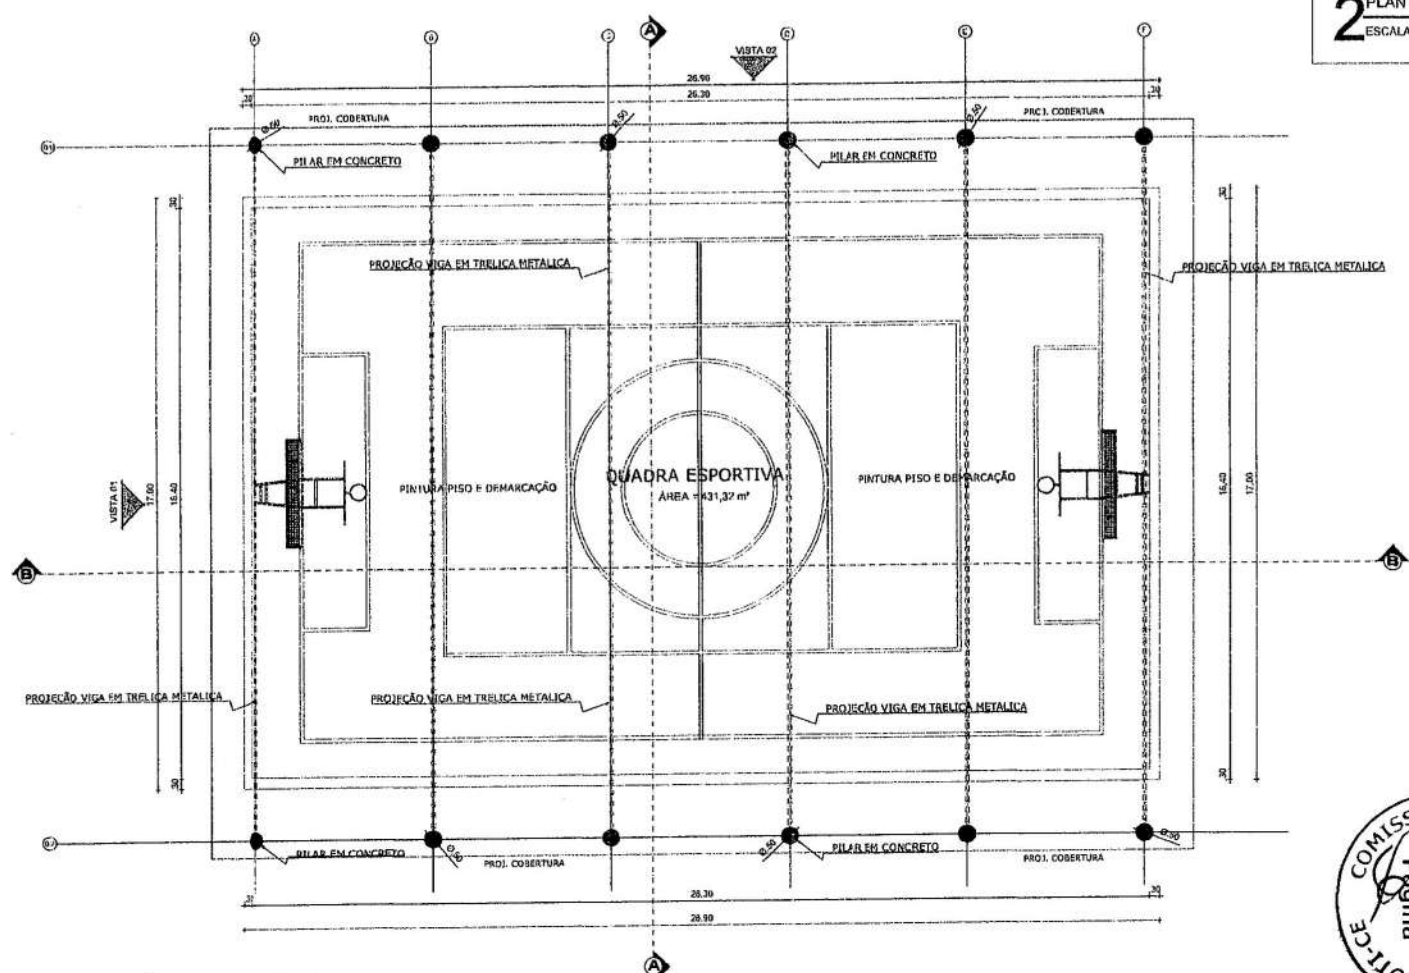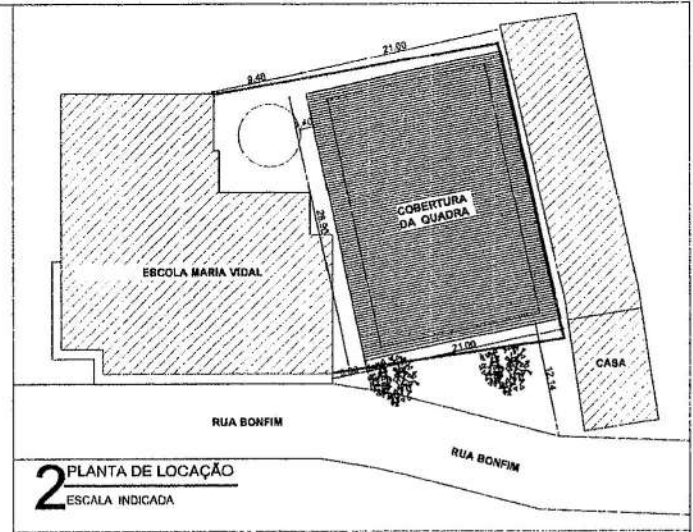

Jander

PREFEITURA MUNICIPAL DE PACOTI

PROJETO: COBERTURA METÁLICA PARA QUADRA ESPORTIVA

INTERESSADO: PREFEITURA DE PACOTI
RESPONSÁVEL TÉCNICO: JANDER PAIVA
ENDEREÇO: COMUNIDADE BONFIM
AUTOR:


MUNICÍPIO: PACOTI / CE



PLANTA BASE	____	DATA	____
PLANTA LOCALIZAÇÃO	____	PROJETA	____
PLANTA LOCALIZADA	____	REVISADA	____



DATA: PAZ 07/2011 | FOLHA: | PROJETO: | ARQ: 01/04

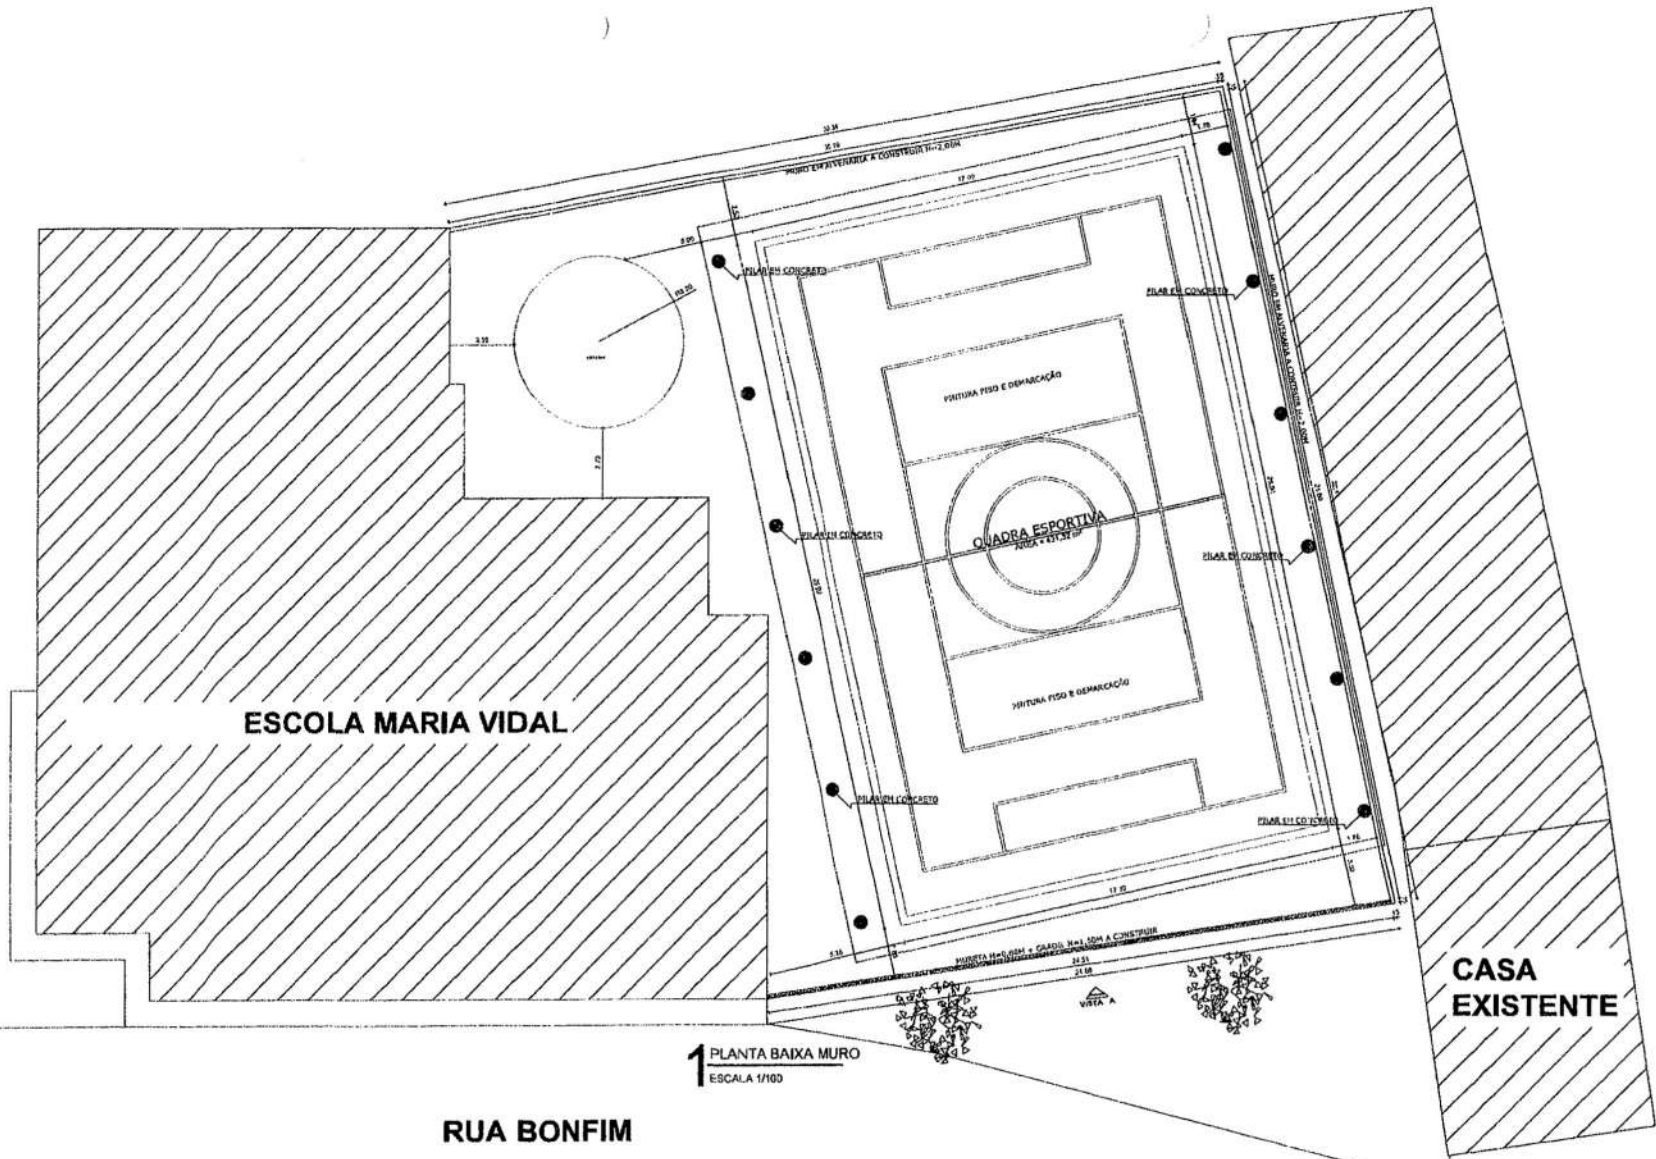

ESCOLA MARIA VIDAL

CASA EXISTENTE

RUA BONFIM

RUA BONFIM

1 PLANTA BAIXA MURO
ESCALA 1/100


Jander



2 VISTA - A
ESCALA 1/75



PREFEITURA MUNICIPAL DE PACOTI	
PROJETO: COBERTURA METÁLICA PARA QUADRA ESPORTIVA	
INTERESSADO: PREFEITURA DE PACOTI	RESPONSÁVEL TÉCNICO: JANDER PAIVA
ENDEREÇO: COMUNIDADE BONFIM	AUTOR:
MUNICÍPIO: PACOTI / CE	DATA:
PLANTA BAIXA MURO	1/100
VISTA - A	1/75
	
DATA: 14.07.2024	ARGO 02/04

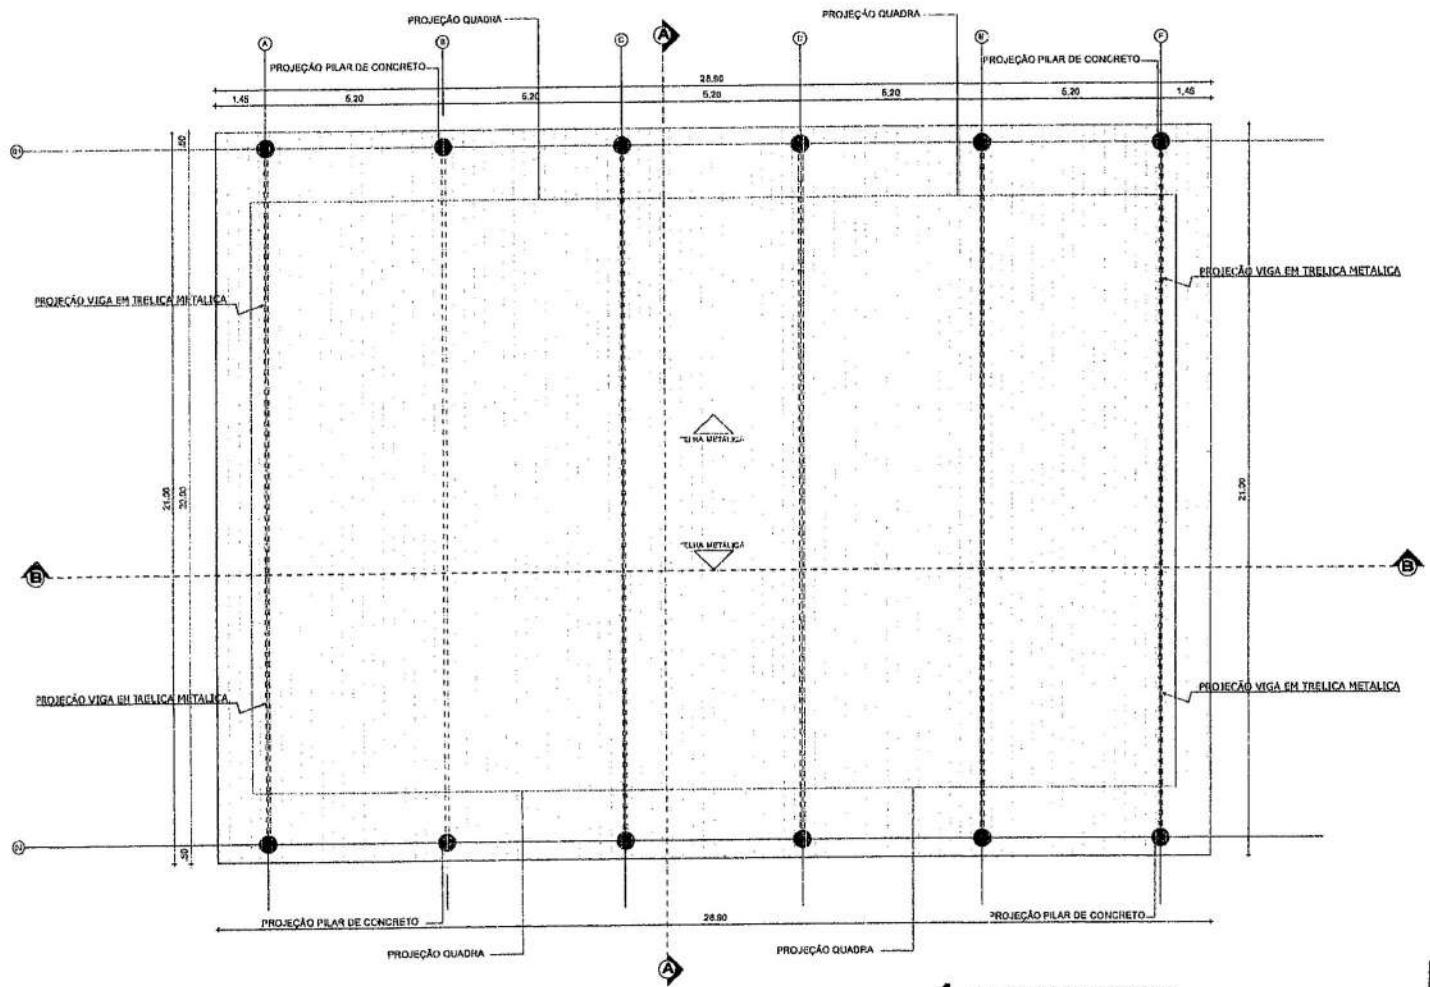


1 PLANTA DE COBERTA
ESCALA 1/75

Jander




PREFEITURA MUNICIPAL DE PACOTI	
PROJETO: COBERTURA METÁLICA PARA QUADRA ESPORTIVA	
INTERESSADO: PREFEITURA DE PACOTI	RESPONSÁVEL TÉCNICO: JANDER PAIVA
MUNICÍPIO: PACOTI/CE	AUTOR:
ESCALA:	1/75
DATA: JAN/2004	PROJETO:




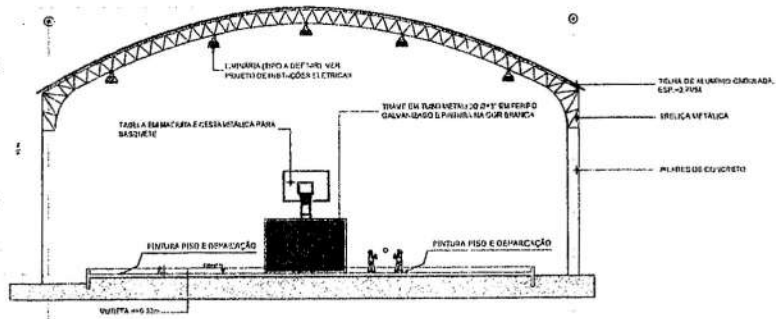


1 CORTE AA QUADRA
ESCALA 1/100

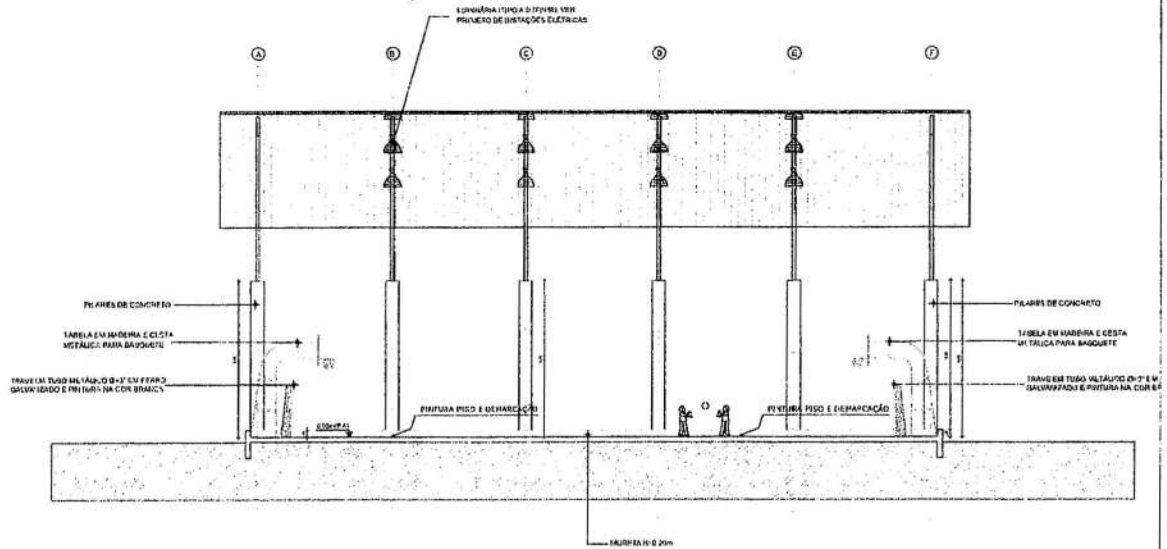

2 CORTE BB QUADRA
ESCALA 1/100

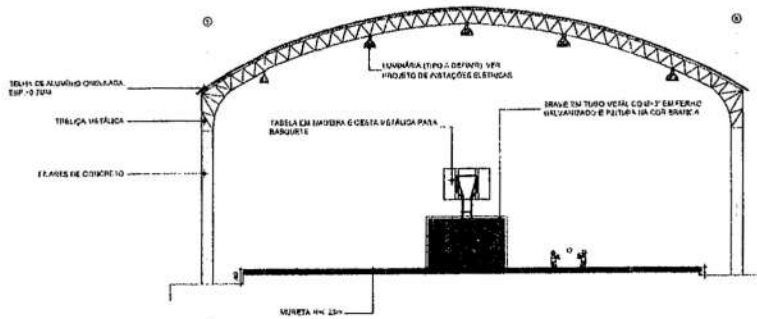

1 VISTA 01 QUADRA
ESCALA 1/100

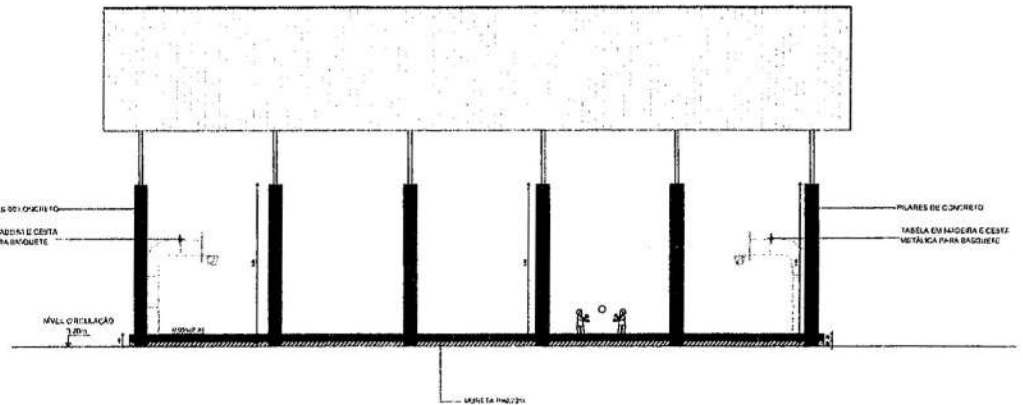

2 VISTA 02 QUADRA
ESCALA 1/100



Jander

PREFEITURA MUNICIPAL DE PACOTI

PROJETO: COBERTURA METÁLICA PARA QUADRA ESPORTIVA

INTERESSADO: PREFEITURA DE PACOTI RESPONSÁVEL TÉCNICO: JANDER PAIVA


ENDEREÇO: COMUNIDADE BONFIM AUTOR:

MUNICÍPIO: PACOTI / CE




DESCRIÇÃO DO PROJETO	ESCALA
CORTE A-A	1/100
CORTE B-B	1/100
VISTA 01	1/100
VISTA 02	1/100

DATA: 24/03/2024 Nº: 04/04





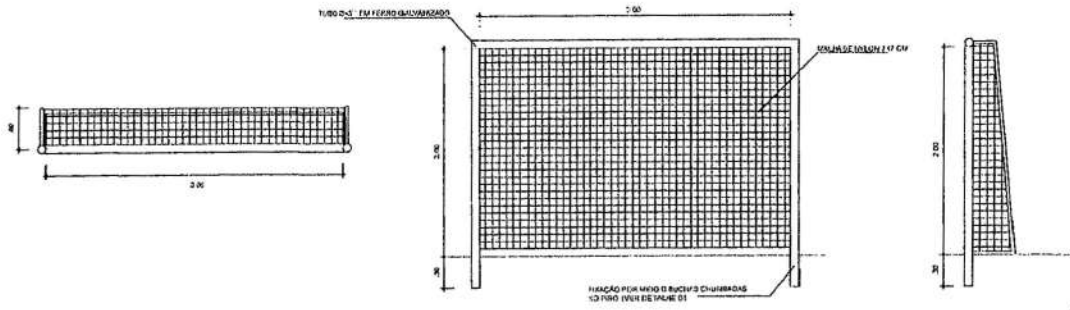


3 DETALHE TRAVE DE FUTEBOL ESCALA 1/25

 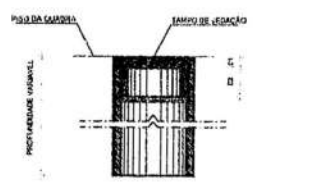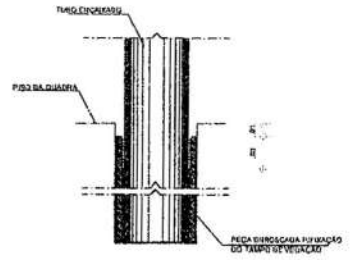

4 ESCALA 1/2

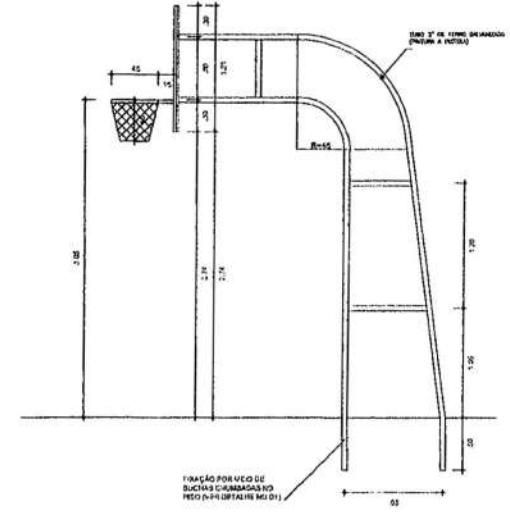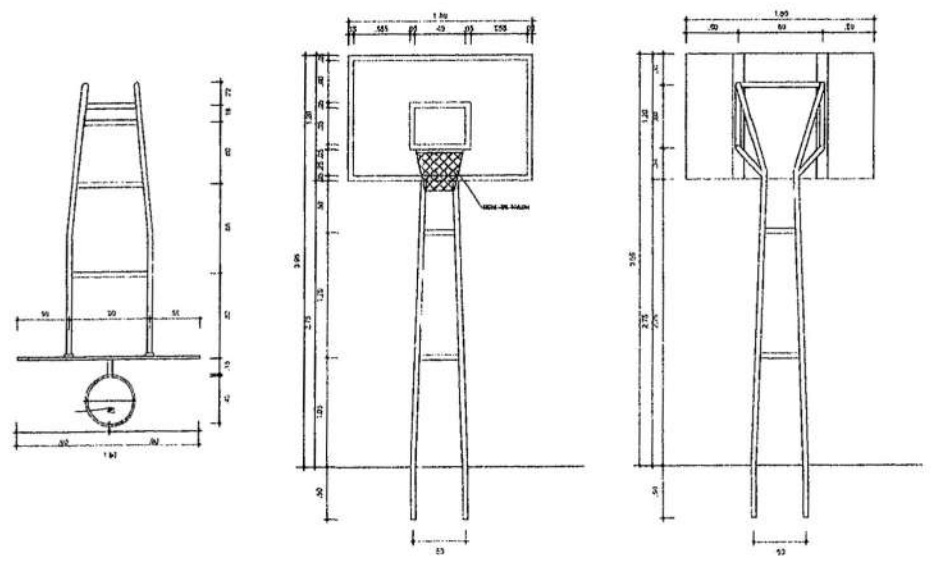

1 DETALHE TABELA DE BASQUETEBOL ESCALA 1/25

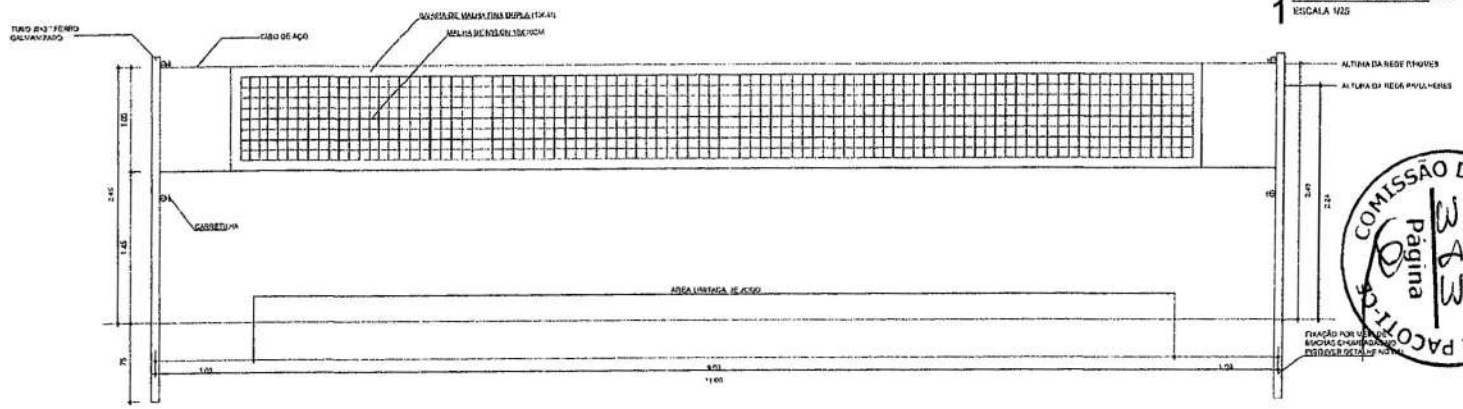

2 DETALHE REDE DE VOLEIBOL ESCALA 1/25

Jander



PREFEITURA MUNICIPAL DE PACOTI
 PROJETO: COBERTURA METÁLICA PARA QUADRA ESPORTIVA


INTERESSADO: PREFEITURA DE PACOTI RESPONSÁVEL TÉCNICO: JANDER PAIVA
 ENDEREÇO: COMUNIDADE BONFIM ALIAR:

MUNICÍPIO: PACOTI / CE

DETALHE TRAVE DE FUTEBOL: 1/25
 DETALHE TABELA DE BASQUETEBOL: 1/25
 DETALHE REDE DE VOLEIBOL: 1/25

DATA: 14/09/2021 FOLHA: 1 FOLHAS: 1

DET 01/01

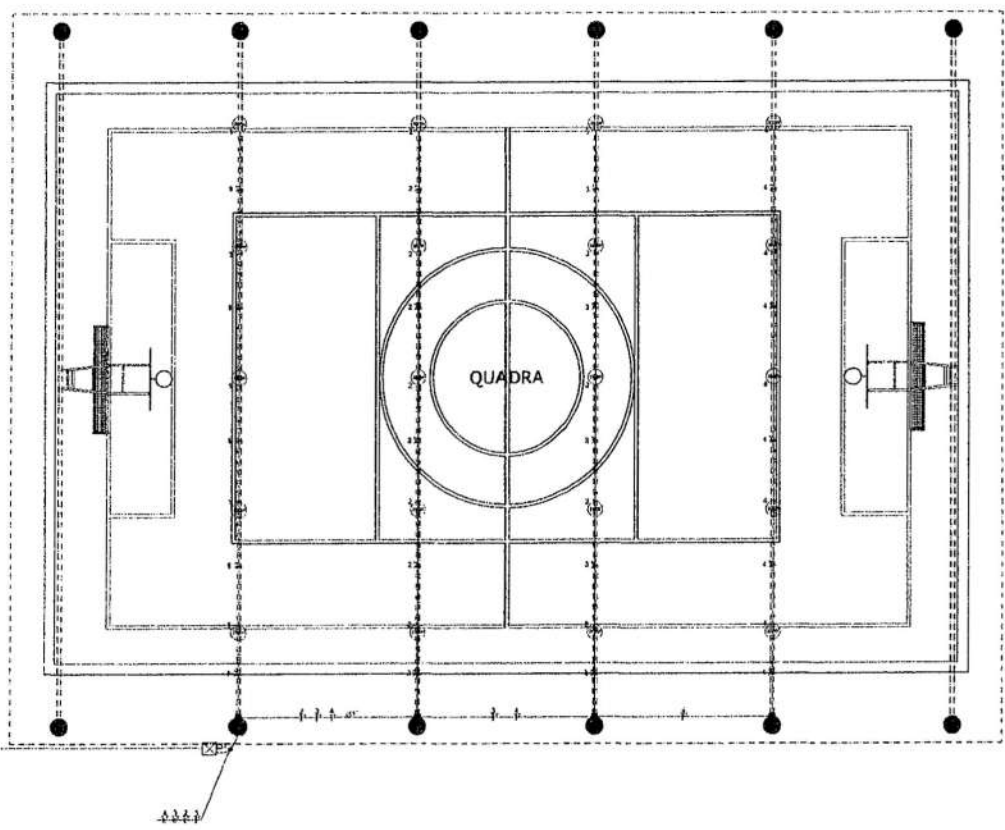

LEGENDA


- RELETOR DE LED DE 200W
- CAIXA DE PASSAGEM
- CAIXA DE PASSAGEM DE ALVENARIA (30X30X30) COM CONECTOR 8" X 2,50M
- QUADRO DE DESTRUIÇÃO A 1,50M DO PISO
- QUADRO DE MEDIÇÃO ACRIPADA PADRÃO EMB
- CAIXA DE PASSAGEM EM ALVENARIA, 80X80 CM., FUNDO EM BARRA
- FIOS RELEVADO, FASE, ATERRO E TERRA
- SUBTRAYUITO (LETO OU PAPELÃO)
- ALUMINÍUM (PISO)

NOTAS:

- 1- CONDIÇÕES NÃO ESPECIFICADAS SERÃO A 2,5 UNID
- 2- MATERIAIS NÃO ESPECIFICADOS SERÃO 8" X 2,5"

1 PLANTA DE ELÉTRICO
ESCALA 1/75

DIAGRAMA UNIFILAR

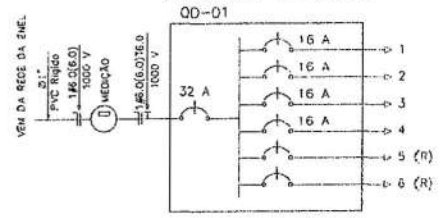


QUADRO DE CARGAS

Q D - 01

CIRCUITO	ILUMINAÇÃO	POTÊNCIA ATIVA		POTÊNCIA APARENTE		CORRENTE DE PROJETO	DISJUNTOR	FICHAÇÃO
		ATIVA	POTÊNCIA	APARENTE	DE PROJETO			
1	5	1000	1,00	1000	4,5 A	1x16	IF+NH	2,5
2	5	1000	1,00	1000	4,5 A	1x16	IF+NH	2,5
3	5	1000	1,00	1000	4,5 A	1x16	IF+NH	2,5
4	5	1000	1,00	1000	4,5 A	1x16	IF+NH	2,5
5								
6								
TOTAL	20	4000		4000		3x32	IF+NH	6,0

CARGA INSTALADA Ativa = 4000 W Aparente = 4000 V.A.

DETALHE ATERRAMENTO

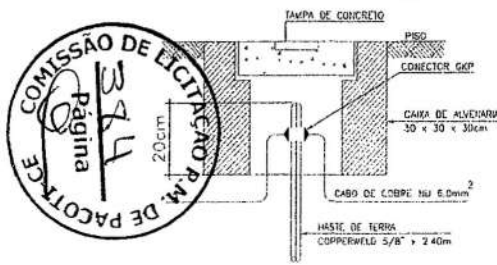

Jander

PREFEITURA MUNICIPAL DE PACOTI

PROJETO: COBERTURA METÁLICA PARA QUADRA ESPORTIVA

INTERESSADO: PREFEITURA DE PACOTI RESPONSÁVEL TÉCNICO: JANDER PAIVA


ENGENHEIRO: COMUNIDADE BONFIM AUTOR:

MUNICÍPIO: PACOTI / CE



ESCALA: _____

DATA: _____



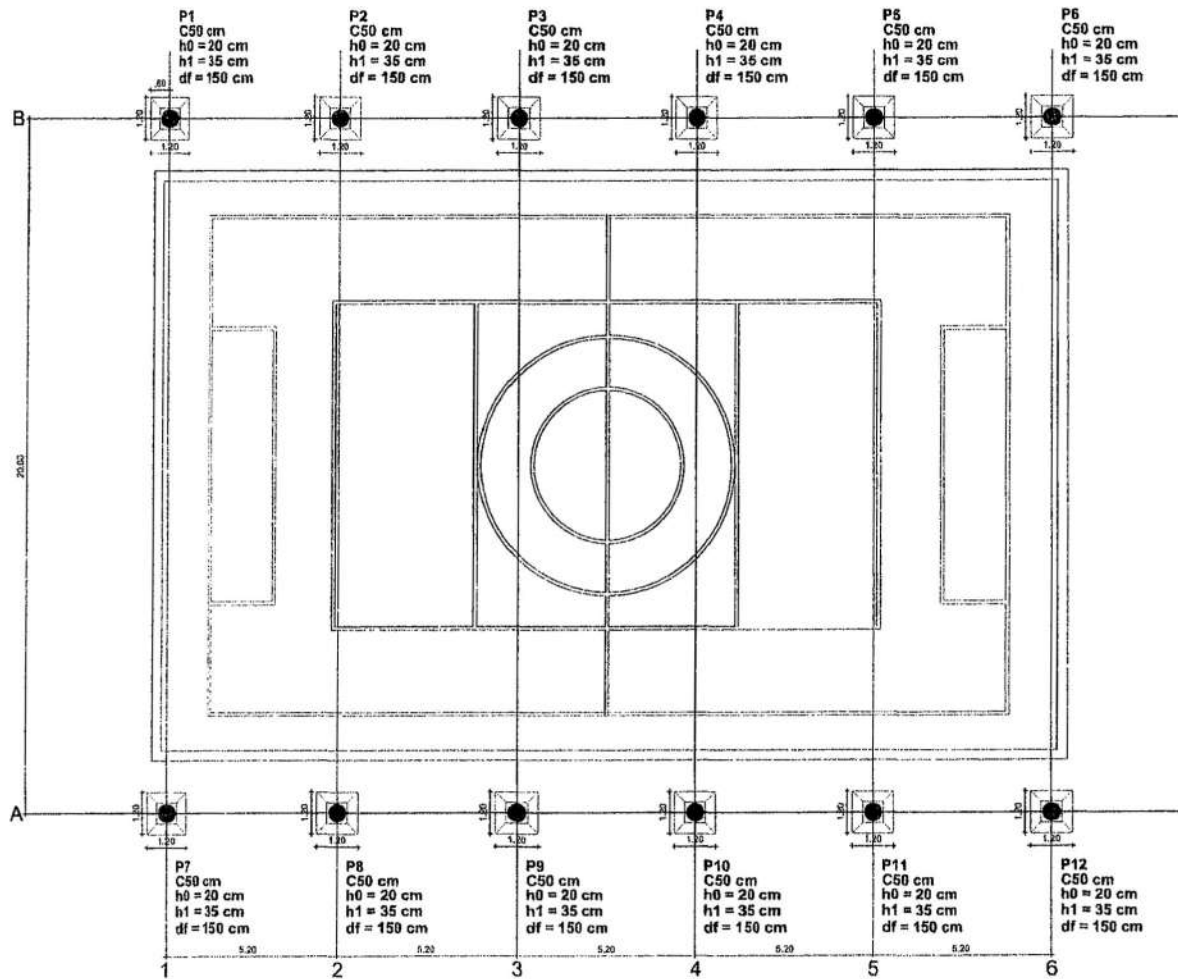

1 PLANTA DE LOCAÇÃO
ESCALA 1/75

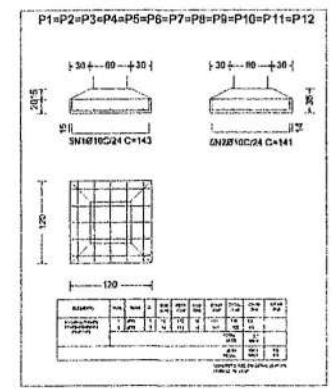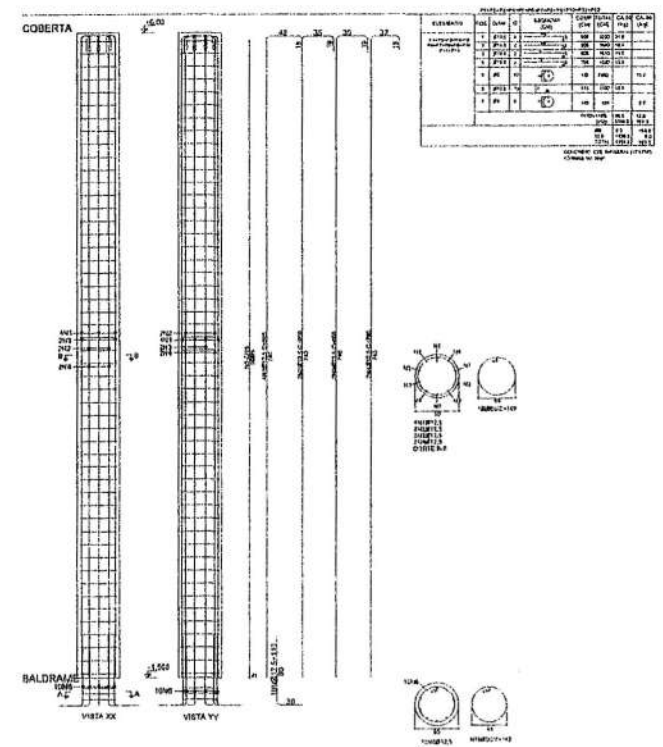

Jander



PREFEITURA MUNICIPAL DE PACOTI
 PROJETO: COBERTURA METÁLICA PARA QUADRA ESPORTIVA

INFORMADO: PREFEITURA DE PACOTI
 ENDEREÇO: COMUNIDADE BONFIM

RESPONSÁVEL TÉCNICO: JANDER PAIVA
 AUTOR:

MUNICÍPIO: PACOTI / CE
 ESCALA: 1/75

PLANTA DE LOCAÇÃO: 1/75

DATA: JUNHO 2024
 EST: 01/01





ESCOLA: FERNANDO MOREIRA
SALES


QUADRA COMUNIDADE
(SANTANA)

Fander

2 PLANTA DE LOCAÇÃO
ESCALA INDICADA

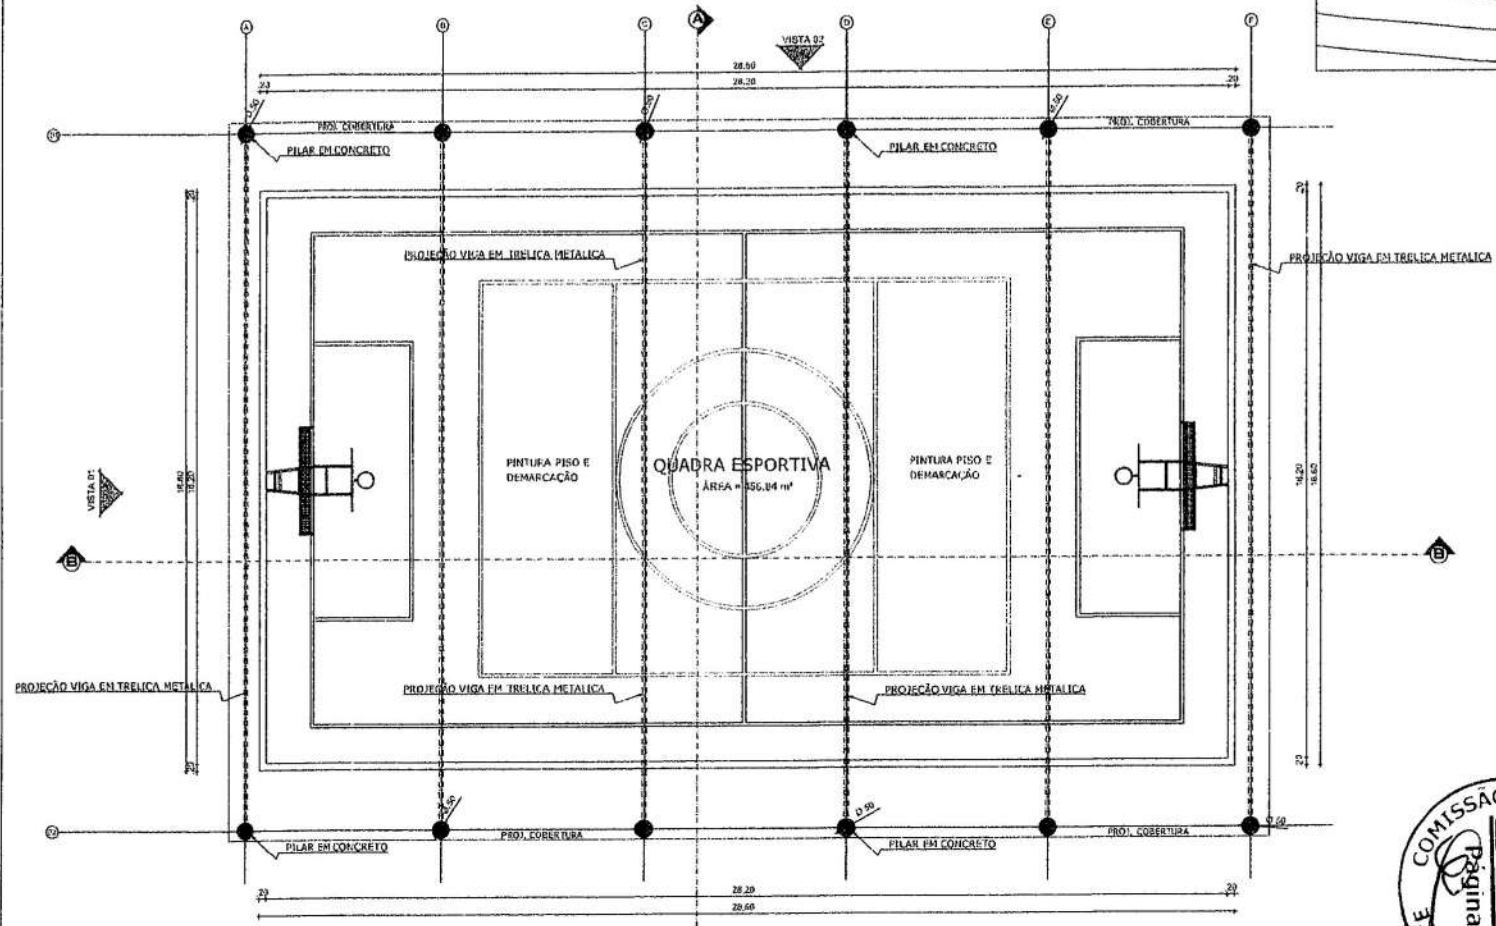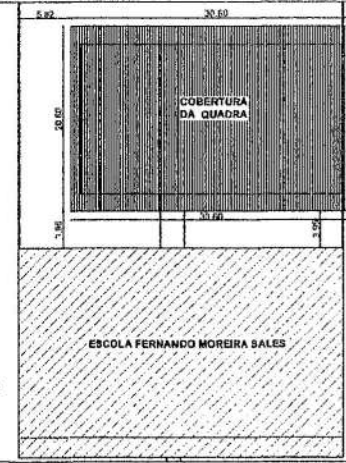

1 PLANTA DE BAIXA
ESCALA 1/75

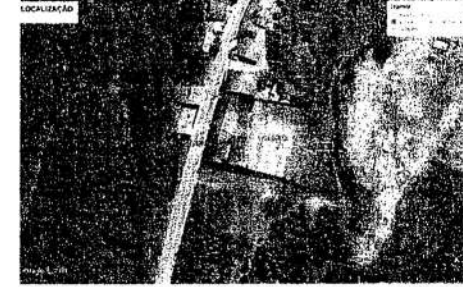

Jander



PREFEITURA MUNICIPAL DE PACOTI

PROJETO: COBERTURA METÁLICA PARA QUADRA ESPORTIVA


INTERESSADO: PREFEITURA DE PACOTI
 ENDEREÇO: COMUNIDADE SANTANA
 MUNICÍPIO: PACOTI / CE

RESPONSÁVEL TÉCNICO: JANDER PAIVA
 AUTOR:


PLANTA BASE _____
 PLANTA DE LOCAÇÃO _____
 PLANTA LICITACIONAL _____

ESCALA _____
 SPS _____
 INSCRIÇÃO _____
 REGISTRO _____


ARG 01/03

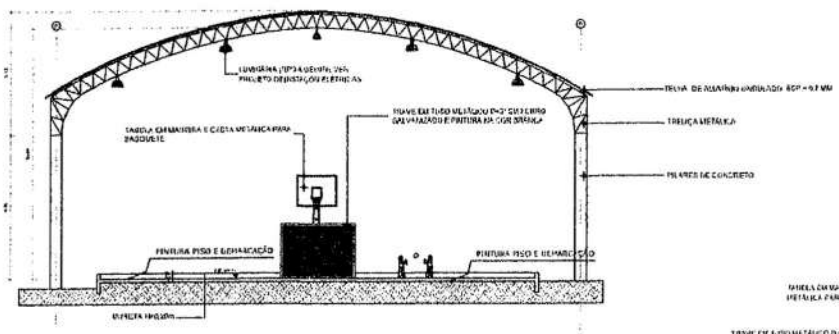


1 CORTE AA QUADRA
ESCALA 1/100

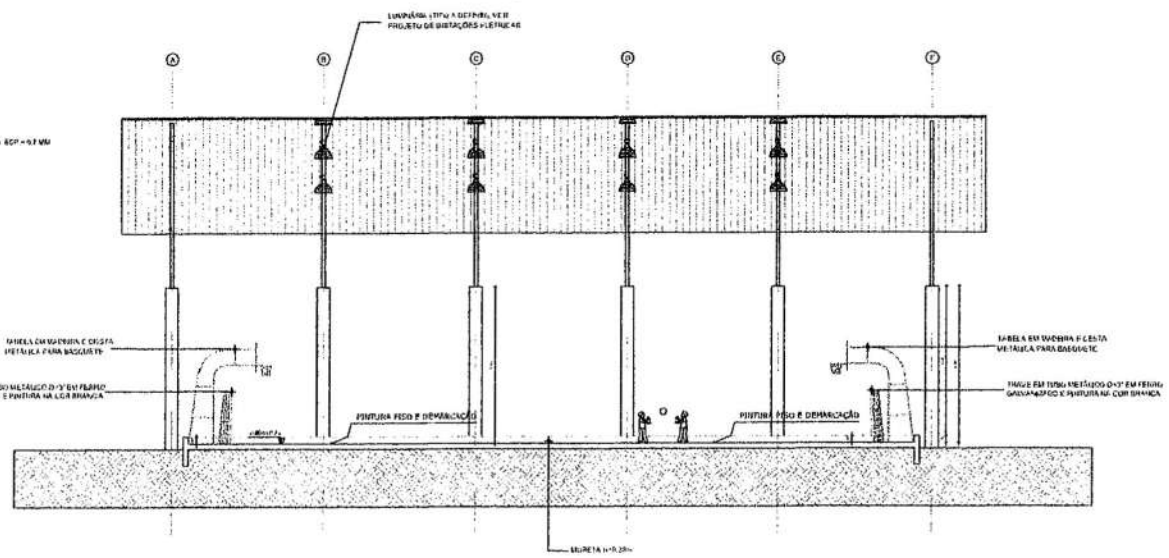


2 CORTE BB QUADRA
ESCALA 1/100

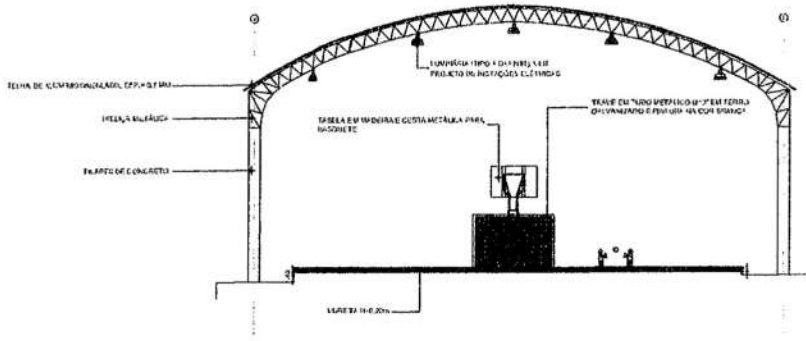

1 VISTA D1 QUADRA
ESCALA 1/100

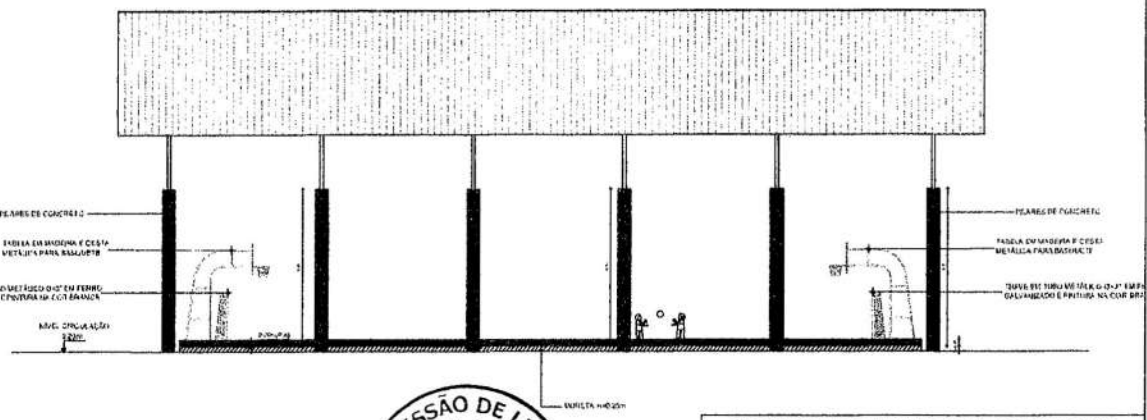

2 VISTA D2 QUADRA
ESCALA 1/100

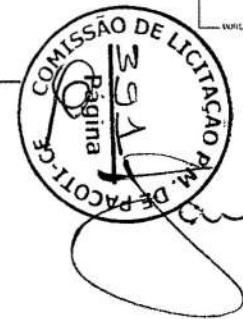

PREFEITURA MUNICIPAL DE PACOTI

PROJETO: COBERTURA METÁLICA PARA QUADRA ESPORTIVA


INTERESSADO: PREFEITURA DE PACOTI RESPONSÁVEL TÉCNICO: JANDER PAIVA

ENDEREÇO: COMUNIDADE SANTANA AUTOR:

MUNICÍPIO: PACOTI / CE

ESCALA: 1/100	ESCALA:
CORTE A-A	1/100
CORTE B-B	1/100
VISTA D1	1/100
VISTA D2	1/100

ARG 03/03

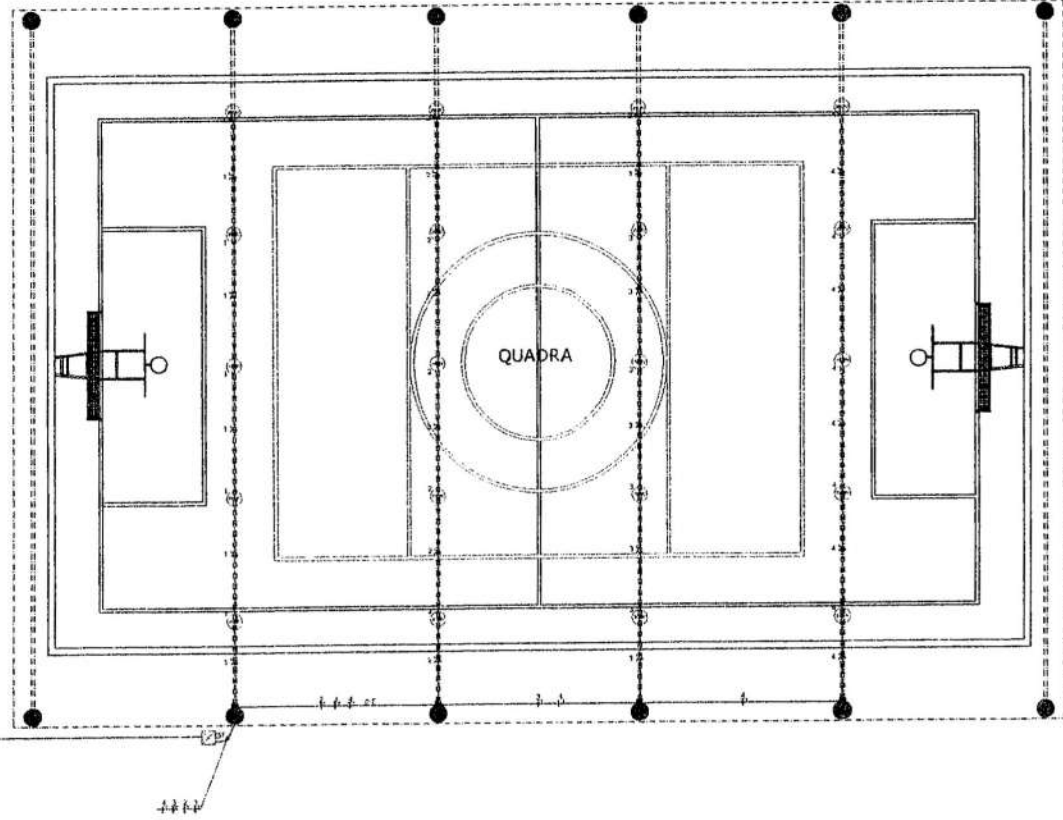


LEGENDA

- LUMINÁRIAS DE LED DE 20W
- CAIXA DE PASSAGEM
- CAIXA DE PASSAGEM DE ALUMÍNIO (200x120) COM CIRCUÍBROS 20 A 2P
- QUADRO DE DISTRIBUIÇÃO A 1,20M X 1,50M
- QUADRO DE MEDIÇÃO ALUMÍNIO PADRÃO ELET
- QUADRO DE MEDIÇÃO ALUMÍNIO PADRÃO ELET COM MEDIDOR
- MEDIÇÃO FASE, 220/127V/120V
- ELÉTRICO (PAREDE)
- ELÉTRICO (PISO)

NOTAS:

- 1- CONDUITOS SEM CONEXÕES EM LIGADO # 2- 1/2"
- 1- ELÉTRICO EM ALUMÍNIO ESPECIFICADO SEM # 2- 1"

1 PLANTA DE ELÉTRICO
ESCALA 1/75

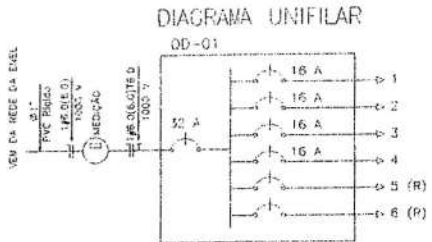


QUADRO DE CARGAS

QD - 01

DIRIGIDO	ILUMINAÇÃO	POTÊNCIA ATIVA	FATOR DE CORREÇÃO	POTÊNCIA APARENTE	CORRENTE DE PROJETO	DESENGO	FACAO
1	5	1000	1,00	1000	4,5 A	1-1/8"	1F+1N+1 2,5
2	5	1000	1,00	1000	4,5 A	1-1/8"	1F+1N+1 2,5
3	5	1000	1,00	1000	4,5 A	1-1/8"	1F+1N+1 2,5
4	5	1000	1,00	1000	4,5 A	1-1/8"	1F+1N+1 2,5
5							
6							
TOTAL	20	4000		4000		9-3/4"	1F+1N+1 16,0

CARGA INSTALADA Ativa = 4000 W aparente = 4000 V.A

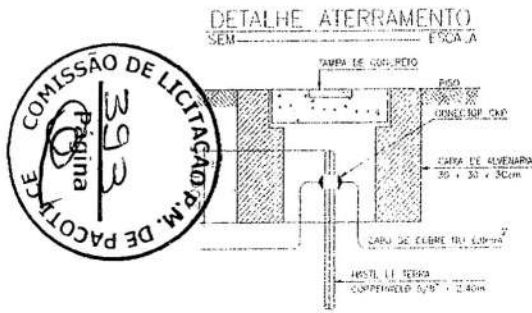

PREFEITURA MUNICIPAL DE PACOTI

PROJETO: COBERTURA METÁLICA PARA QUADRA ESPORTIVA


INTERESSADO: PREFEITURA DE PACOTI RESPONSÁVEL TÉCNICO: JANDER PAIVA

DIRETOR: COMUNIDADE SANTANA AUTOR:



MUNICÍPIO: PACOTI - CE

DATA: _____ VALOR: _____ FOLHA: _____

ELE 01/01

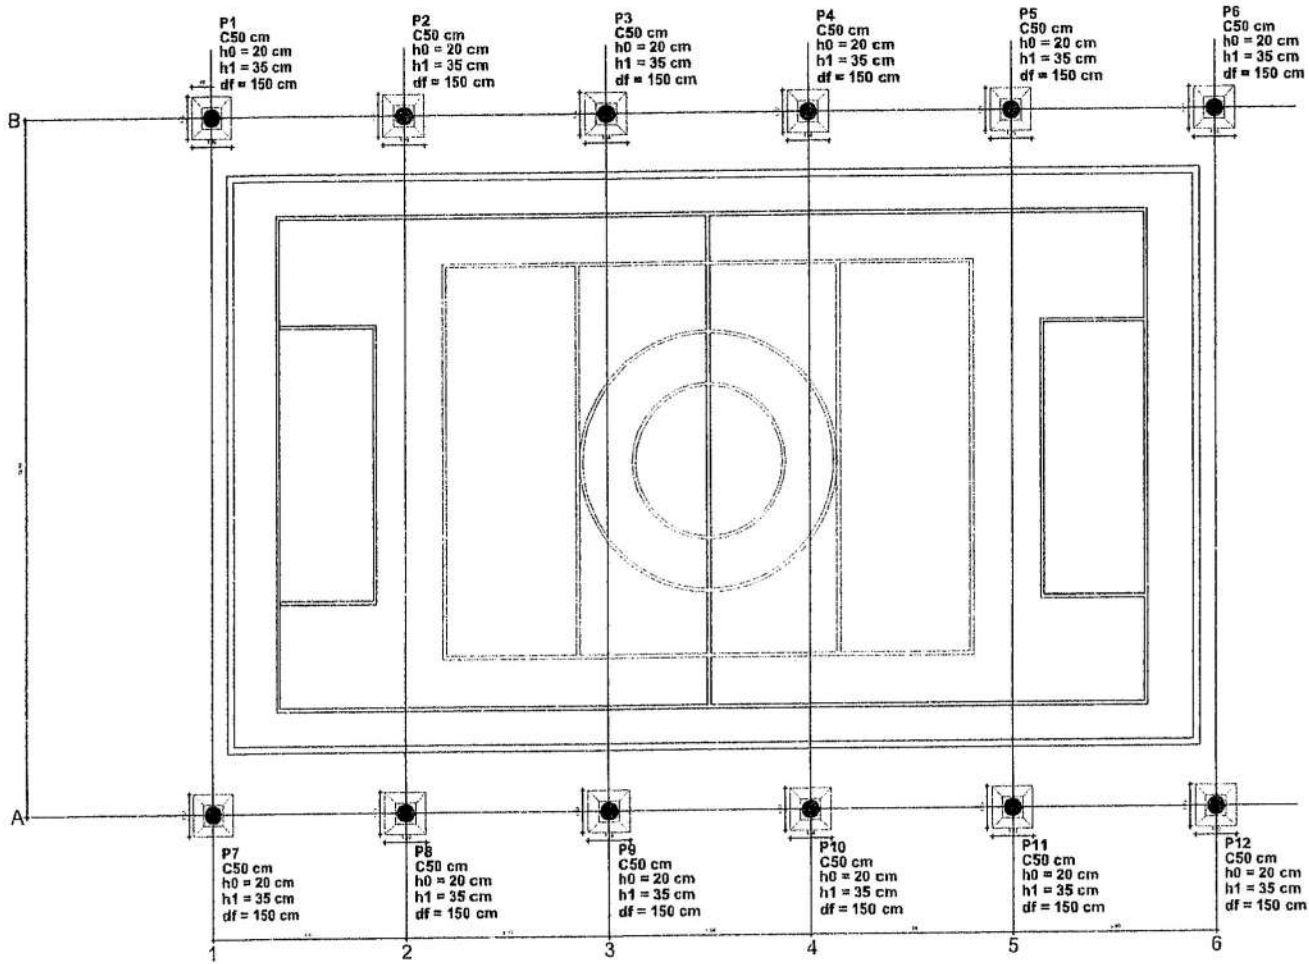

1 PLANTADE LOCAÇÃO
ESCALA 1/75

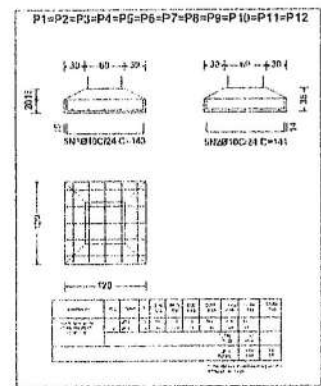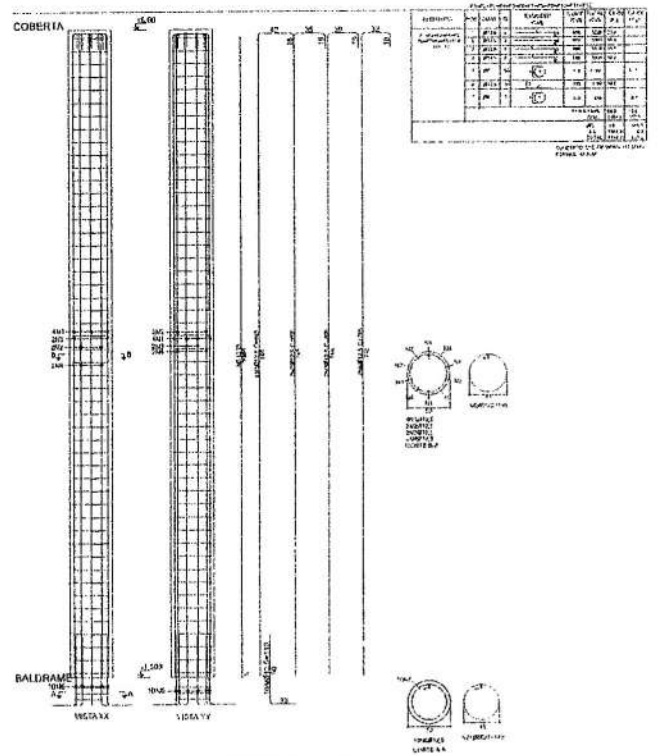

Jander



PREFEITURA MUNICIPAL DE PACOTI

PROJETO: COBERTURA METÁLICA PARA QUADRA ESPORTIVA

INTERESSADO: PREFEITURA DE PACOTI RESPONSÁVEL TÉCNICO: JANDER PAIVA







ENCOMENDADO: COMUNIDADE SANTANA AUTOR:

MUNICÍPIO: PACOTI / CE

PLANTA DE LOCAÇÃO Nº: _____ ESCALA: _____

DATA: _____

EST 01/01

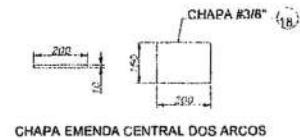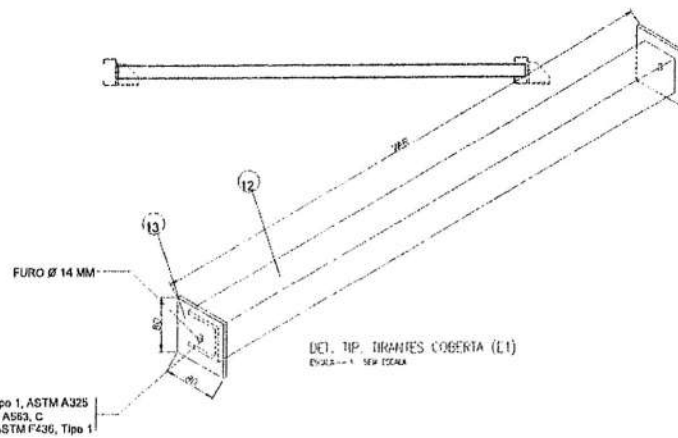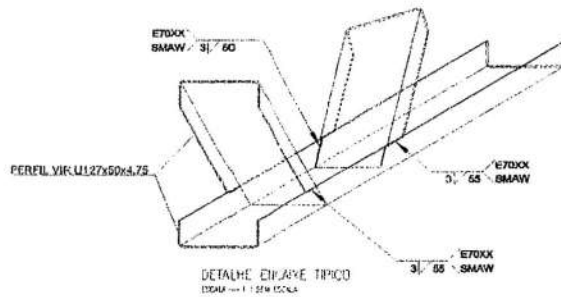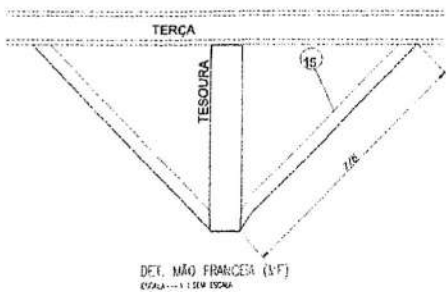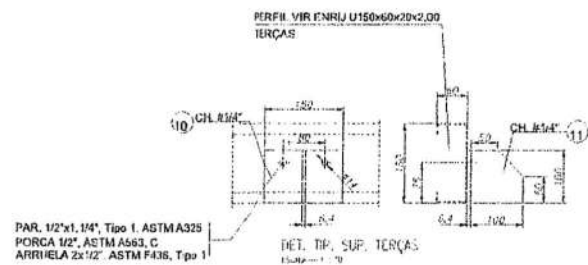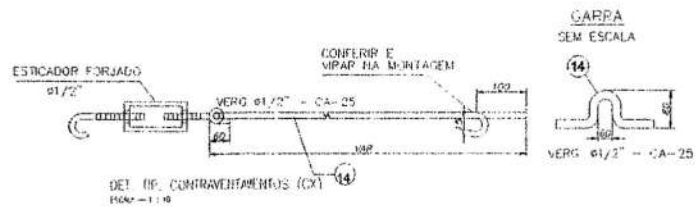

Jander



PREFEITURA MUNICIPAL DE PACOTI

PROJETO: COBERTURA METÁLICA PARA QUADRA ESPORTIVA

INTERESSADO: PREFEITURA DE PACOTI
ENDEREÇO: COMUNIDADE SANTANA

RESPONSÁVEL TÉCNICO: JANDER PAIVA
AUTOR:

MUNICÍPIO: PACOTI/CE

DESENHO: [] DATA: []
COTAGEM: [] B.E.: []

ESC.: []

MET 02/02



ESCOLA: ROSA MAIA REBOUÇAS

**QUADRA COMUNIDADE
(VOLTA DO RIO)**